


Państwowy Instytut Geodezyjny
 Katedra Inżynierii i Geodezji
 Zakład Geodezji i Kartografii
 Ofcyna Inżynierów
 381/2 990
 979
 962
 6.03.15
 15.10.15
 Inspektor w Wydziale Geodezji i Gospodarki
 mgr. inż. Grzegorz Dziągiewska

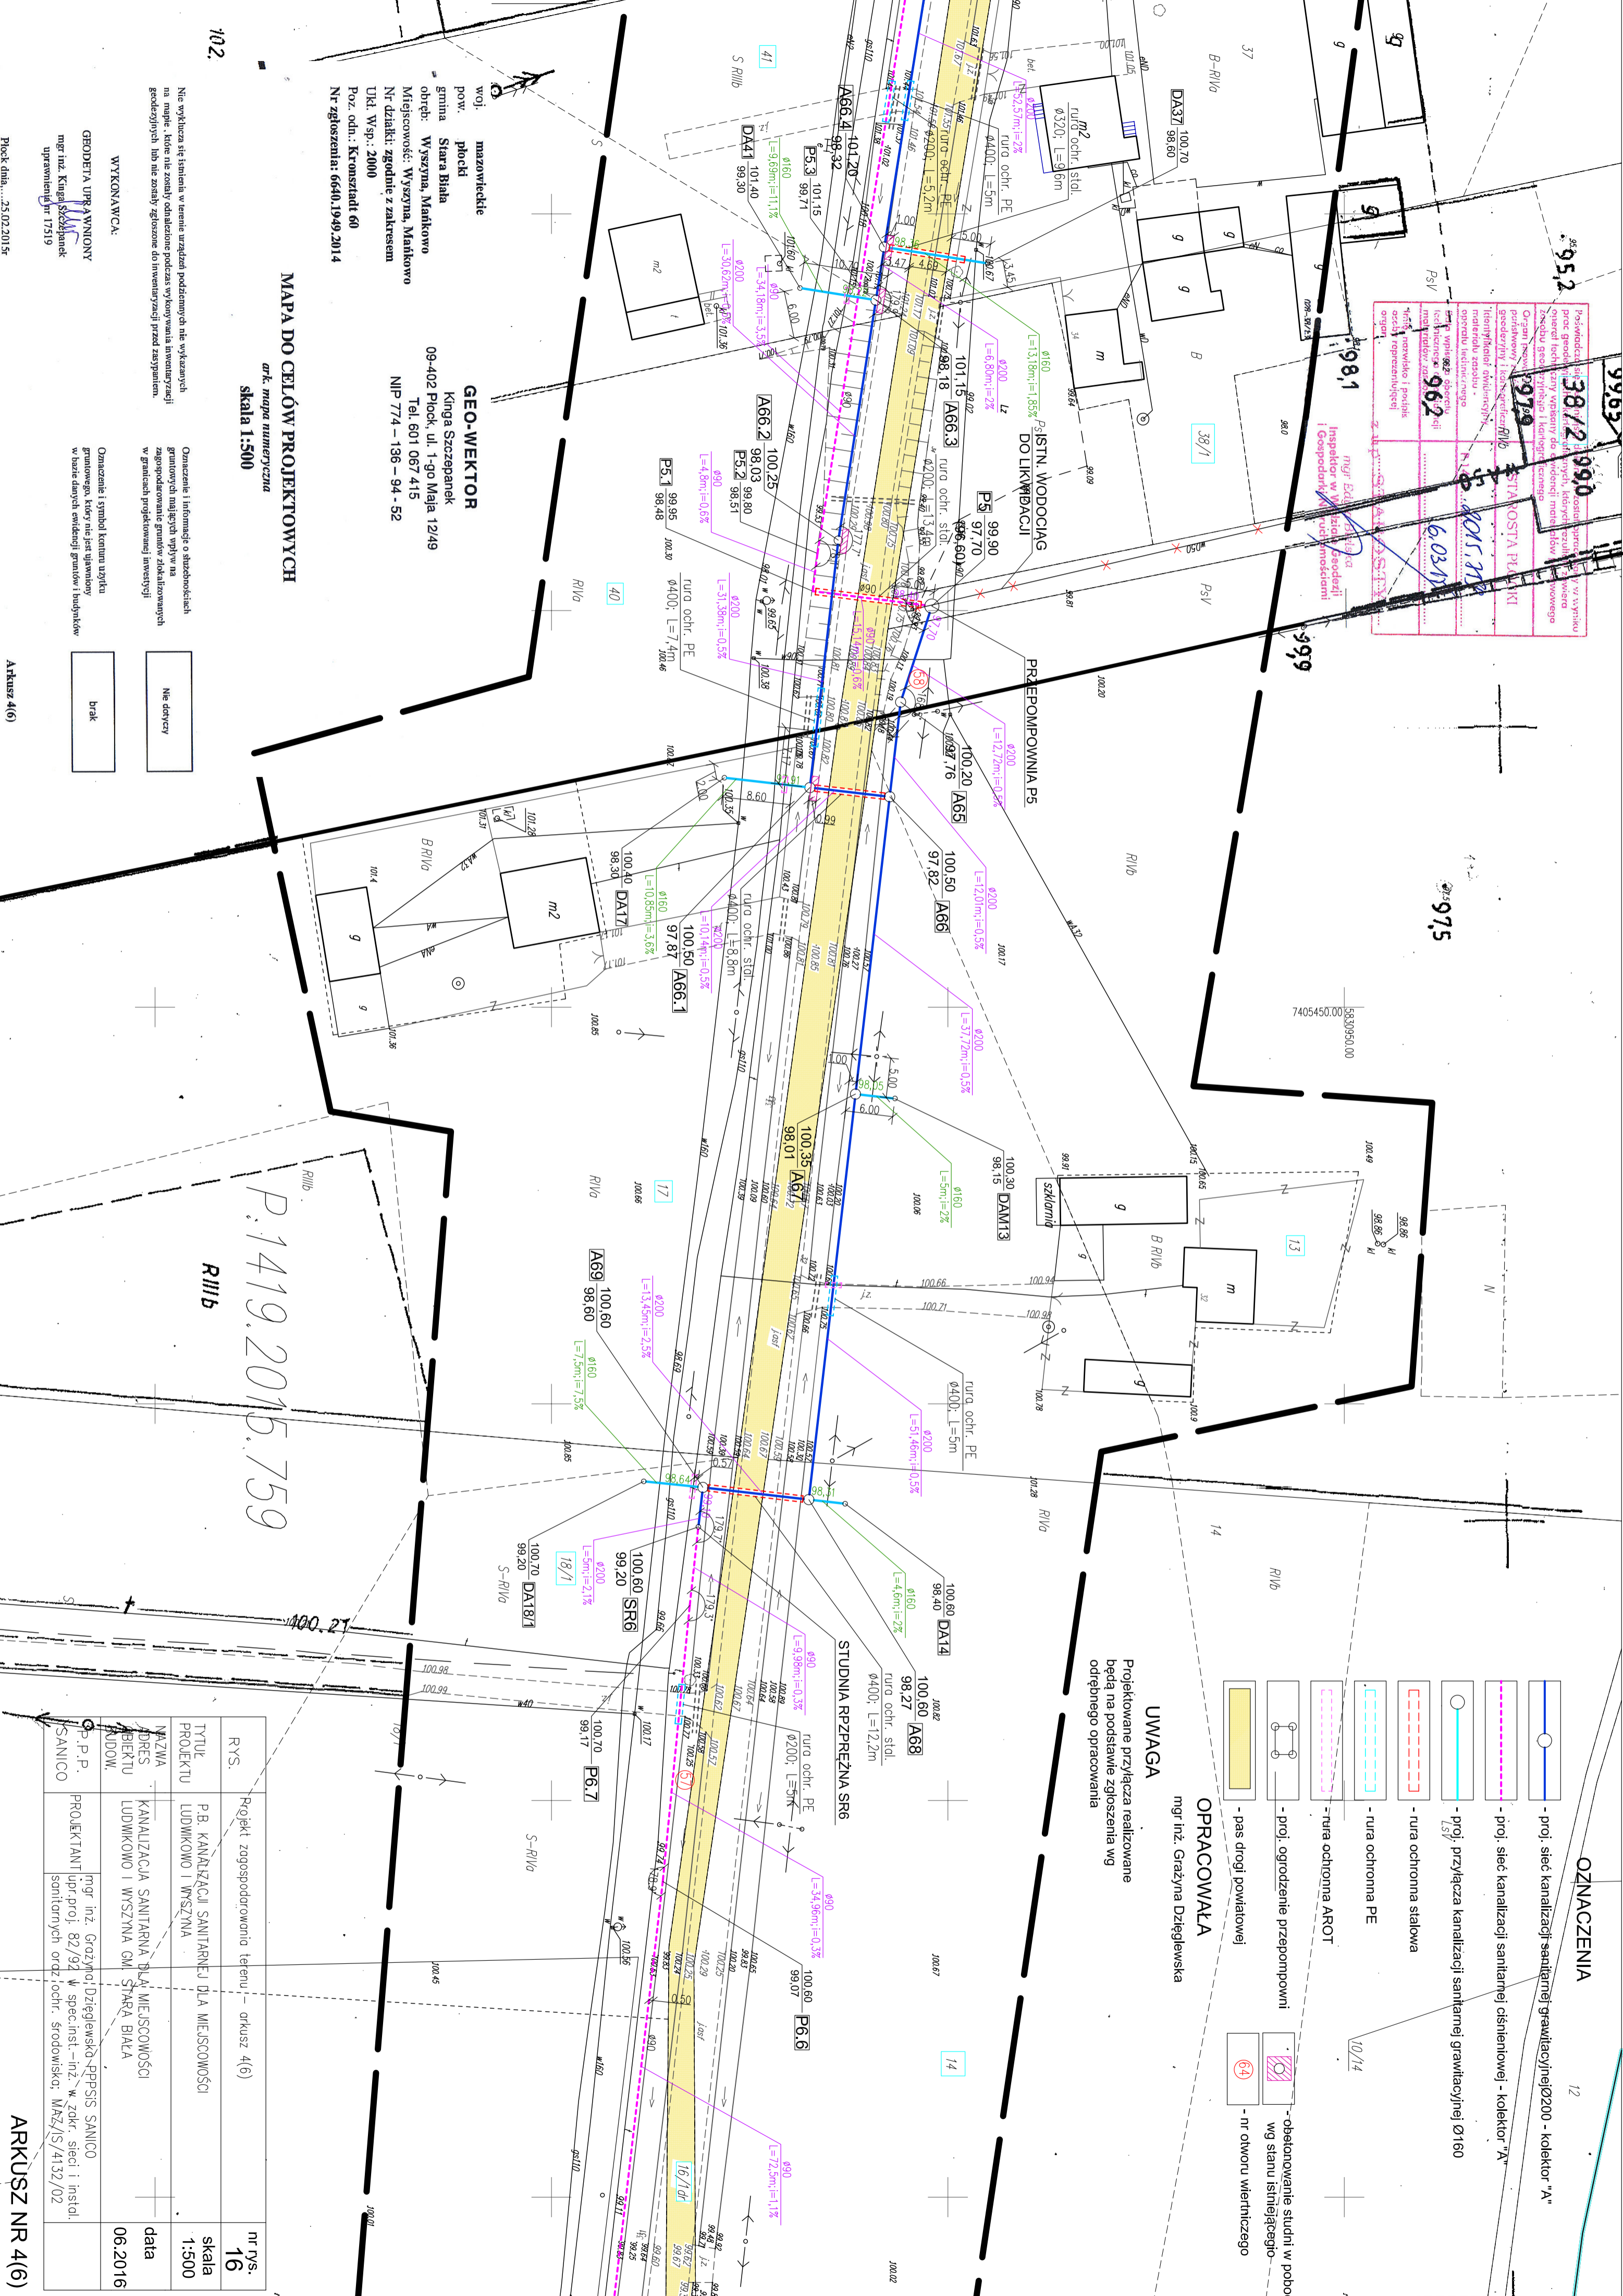

MAPA DO CELÓW PROJEKTOWYCH
 ark. mapa numeryczna
 skala 1:500

Woj. mazowieckie
 pow. m. Stara Biała
 gmina Wyszyna, Mankowo
 obręb: Wyszyna, Mankowo
 Miejscowość: Wyszyna, Mankowo
 Nr działki: zgodne z zakresem
 Uka. Wsp.: 2000
 Poz. odn.: Kronsztadt 60
 Nr zgłoszenia: 6640.19.49.2014

GEO-WEKTOR
 Kinga Szczepanek
 09-402 Plock, ul. 1-go Maja 12/49
 Tel. 601 067 415
 NIP 774 - 136 - 94 - 52

Nie wykazana sie istnienia w terenie urządzeń podziemnych nie wykazanych na mapie, które nie zostały odnotowane podczas wykonywania inwentaryzacji geodezyjnych lub nie zostały zgłoszone do inwentaryzacji przed uzyskaniem

Oznaczenie i informacje o słubstwenstwie
 granicznych mających wpływ na
 zagospodarowanie granicy działkowanych
 w granicach projektowanej inwestycji

- brak
- nie dotyczy

Plock dnia...25.02.2015r

Arkusz 4(6)

P:1419.2015.759
 R11/B

OZNACZENIA

- proj. sieć kanalizacji sanitarnej grawitacyjnej Ø200 - kolektor "A"
- proj. sieć kanalizacji sanitarnej ciśnieniowej - kolektor "A"
- proj. przyłącza kanalizacji sanitarnej grawitacyjnej Ø160
- rura ochronna stalowa
- rura ochronna PE
- rura ochronna AROT
- proj. ogrodzenie przepompowni
- pas drogi powiatowej
- obramowanie studni w poboczu wg stanu istniejącego
- nr otworu wiertniczego

OPRACOWAŁA

mgr. inż. Grzegorz Dziągiewska

UWAGA

Projektowane przyłącza realizowane będą na podstawie zgłoszenia wg odrębnego opracowania

RY.S.	Projekt zagospodarowania terenu - arkusz 4(6)		nr rys.	16	
TYTUŁ PROJEKTU	P.B. KANALIZACJI SANITARNEJ DLA MIEJSCOWOŚCI LUDMIKOWO I WYSZYNA		skala	1:500	
NAZWA FIRMY	KANALIZACJA SANITARNA DLA MIEJSCOWOŚCI LUDMIKOWO I WYSZYNA GMI. STARA BIALA	PROJEKTANT	mgr inż. Grzegorz Dziągiewska - PPSIS SANICO	data	06.2016
ADRES BIUREAU	mgr. inż. Grzegorz Dziągiewska - PPSIS SANICO ul. Szosa 11, 06-2016 Plock				
ADRES BUDOWY	miejscowość Wyszyna, Mankowo, ul. 1-go Maja 12/49, Plock				
P.P.P. SANICO	PROJEKTANT	mgr inż. Grzegorz Dziągiewska - PPSIS SANICO	arkusz 4(6)		

ARKUSZ NR 4(6)